


INSTALACJA ODGROMOWA
RZUT DACHU, skala 1:100

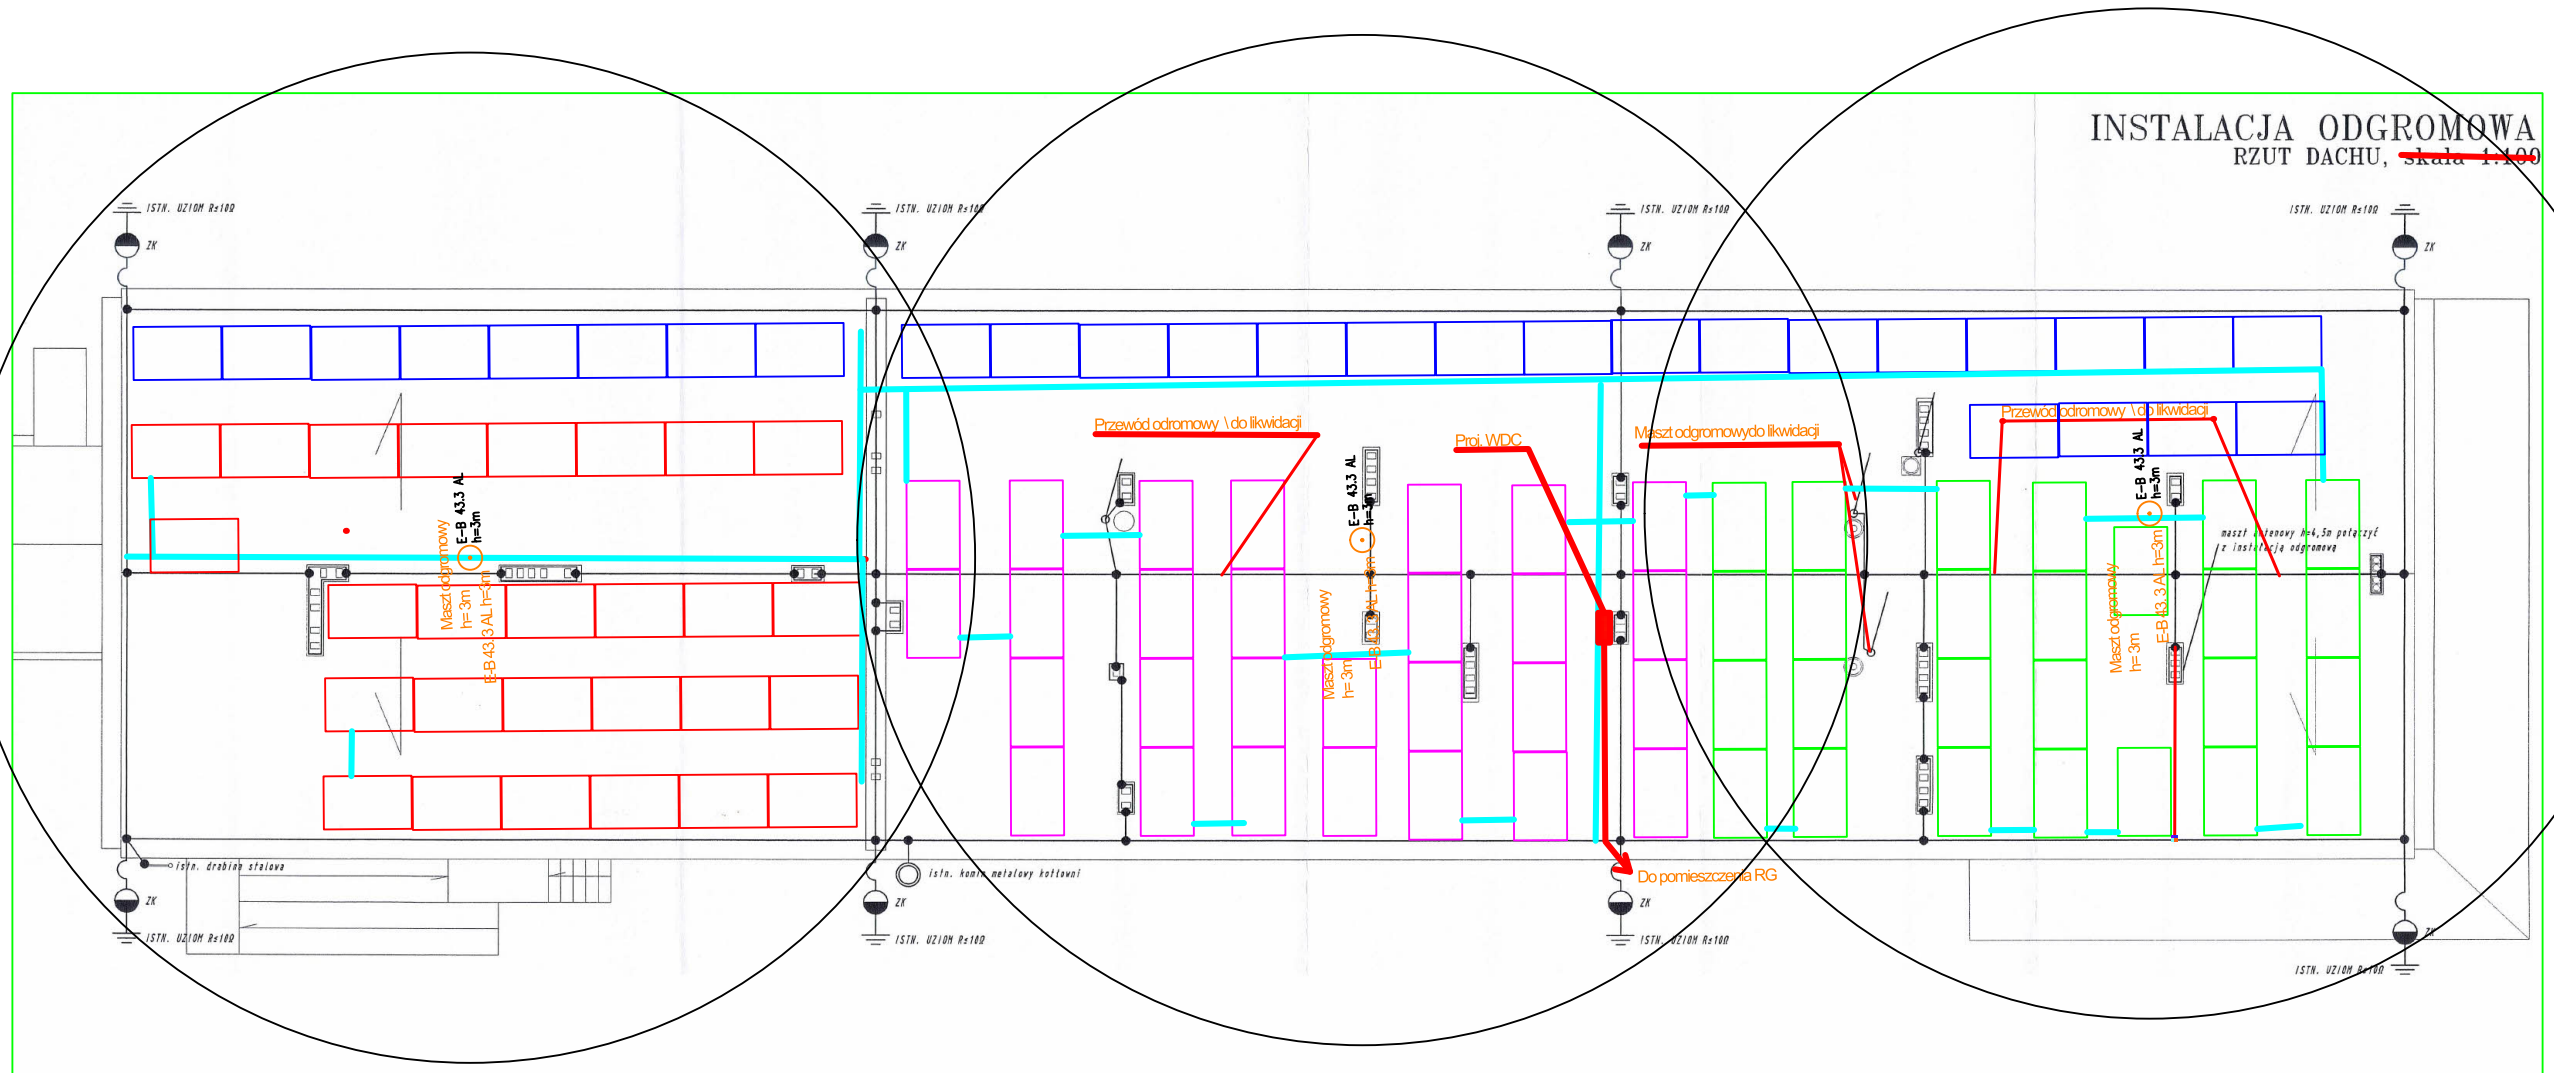

- Panele PV - 1 string
- Panele PV - 2 string
- Panele PV - 3 string
- Panele PV - 4 string

Korytka kablowe metalowe perforowane z pełną pokrywą

● Maszt odgromowy - 3m
 E-B 43.3 AL h=3m

Tytuł rysunku:				
Rzut dachu obiektu				
Branża: ELEKTRYCZNA				
Specjalność:	Imię i nazwisko projektanta:	Nr uprawnień:	Podpis	
<small>Instalacyjna w zakresie sieci, instalacji i urządzeń elektrycznych i elektroenergetycznych</small>	IMarcin Andrzej Sulkowski	WAM/0016/PWOE/15		
Specjalność:	Imię i nazwisko sprawdzającego:	Nr uprawnień:	Podpis	
<small>Instalacyjna w zakresie sieci, instalacji i urządzeń elektrycznych i elektroenergetycznych</small>				
Nr archiwalny:	Data:	Skala:	Revizja:	Nr rys:
		b/s		E-01